



电气	暖通	给排水	结构	建筑	规划	总图
ELECTRICAL	HEATING	PLUMBING	STRUCTURE	ARCHITECTURE	PLANNING	GENERAL
电	暖	水	结	建	规	总
气	通	排	构	筑	划	图
图	图	图	图	图	图	图

暖通	给排水	结构	建筑	规划	总图
HEATING	PLUMBING	STRUCTURE	ARCHITECTURE	PLANNING	GENERAL
暖	水	结	建	规	总
通	排	构	筑	划	图
图	图	图	图	图	图

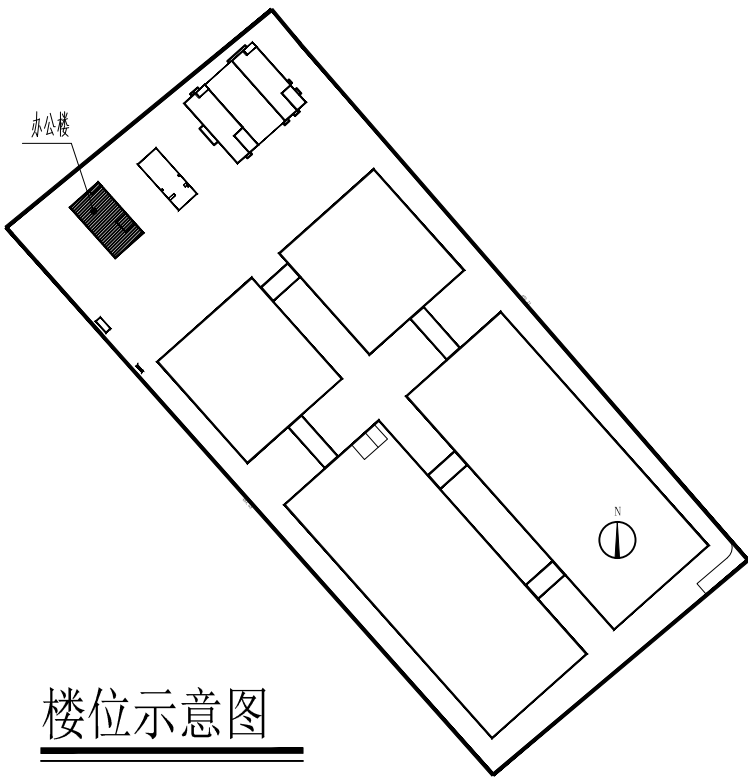

楼位示意图

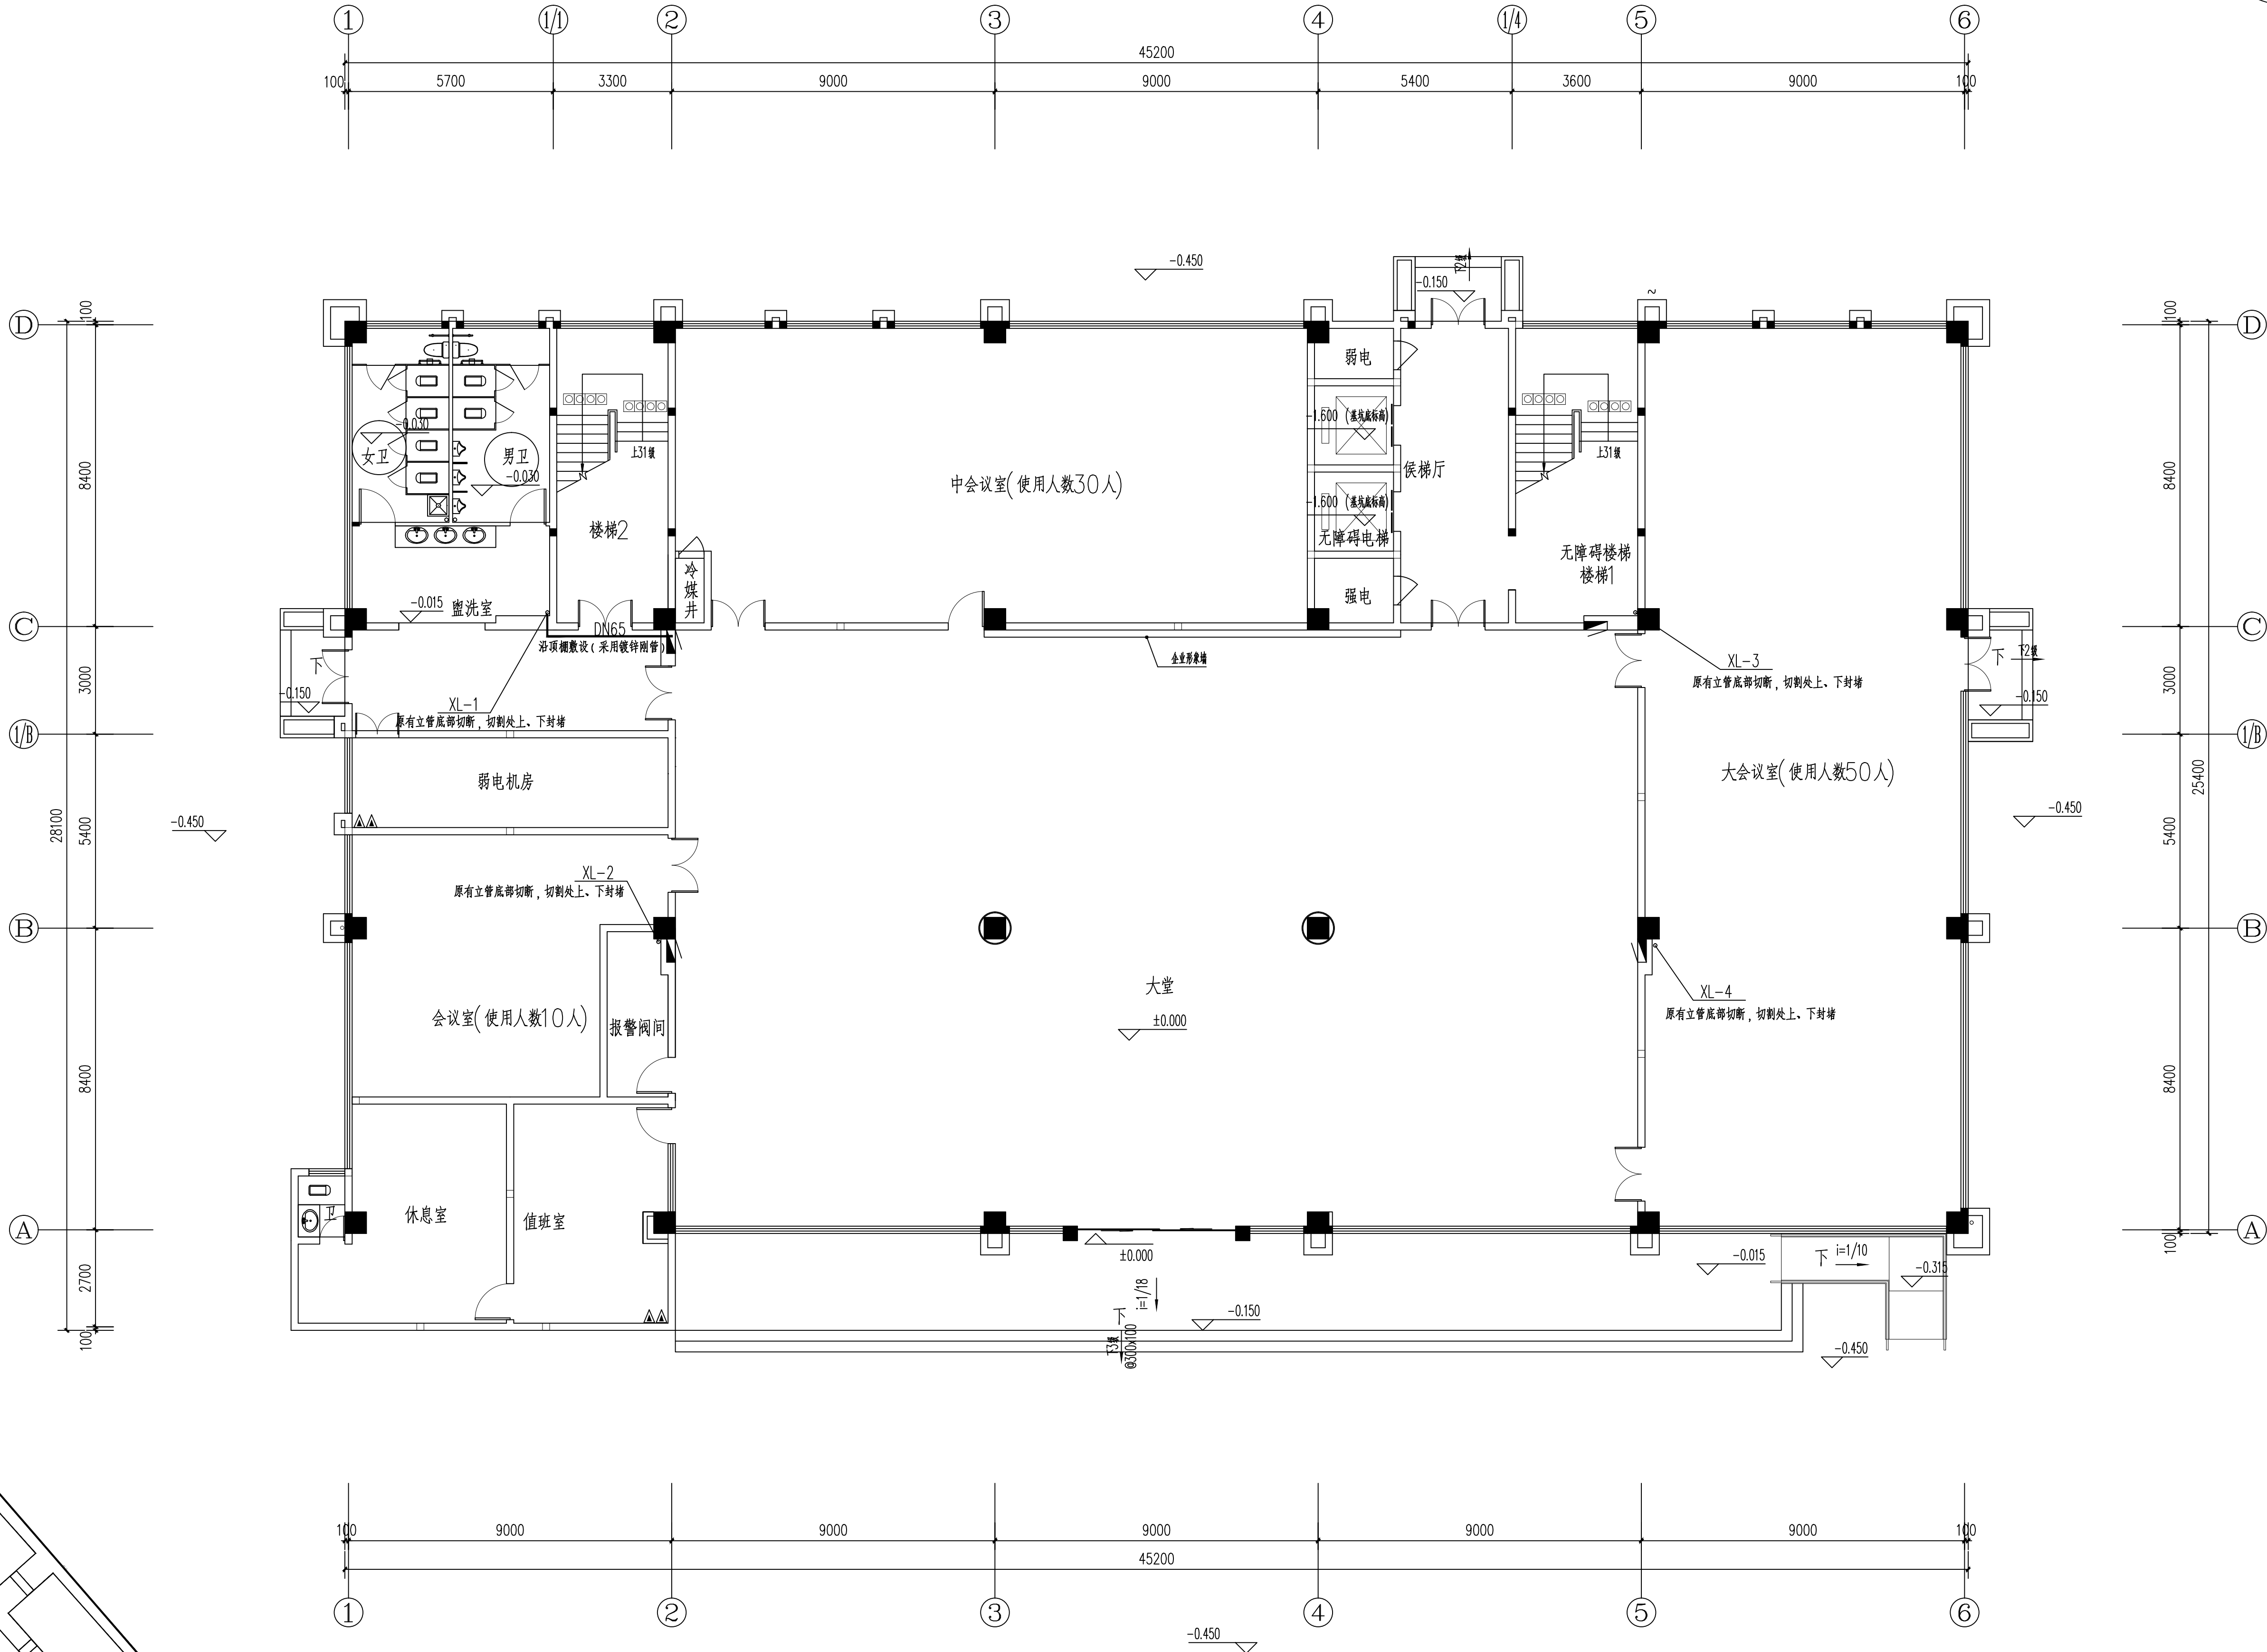

办公楼一层消火栓管道平面图 1:100

■ 会签 Joint Check up

总图	暖通	
规划	电气	
建筑	园林	
结构	种植	
给排水		

■ 备注 Notes

* 本图纸的版权, 属园设计有限公司所有。
严禁用于本工程以外范围。

* 本图纸仅供业主造价咨询, 不做施工使用。

■ 平面示意 Plane Diagram

■ 单位出图章 Company Seal

建设工程勘察设计出图专用章(16)
国 界 设 计 有 限 责 任 公 司
工程 设计 建筑行业 (建筑工程) 甲级
市政行业 (道路工程) 甲级
资质 等级 风景园林工程 甲级
环境工程 水污染防治工程 甲级
资质证书编号 A 1 6 1 0 1 3 2 1 6
发证机关 住房和城乡建设部
有效期限 二零二一年一月二十八

国界设计有限责任公司
Guobie Design Co., Ltd.
建筑行业 (建筑工程) 甲级 04000002016
市政行业 (道路工程) 甲级 04000002016
风景园林工程 甲级 04000002016
环境工程 甲级 04000002016
资质等级 风景园林工程 甲级
资质证书编号 A 1 6 1 0 1 3 2 1 6
发证机关 住房和城乡建设部
有效期限 二零二一年一月二十八

■ 签署
项目负责人 王建设 王建设
专业负责人 王建设 王建设
审核 王建设 王建设
注册 王建设 王建设
有效期 对 2027 年 12 月
设计 王艳 王艳

■ 建设单位
惠安县兴港基建发展有限公司

■ 工程名称
惠安经济开发区惠东新城标准厂房消防给水系统改造二期

■ 子项名称

■ 图纸名称
办公楼一层消火栓管道平面图

工程号 Pjt. No.	图号 Dwg. No.	07
专业 Dept.	阶段 Stage	方案图
比例 Scale	日期 Date	
版次 Ver.	备注 Remark	